


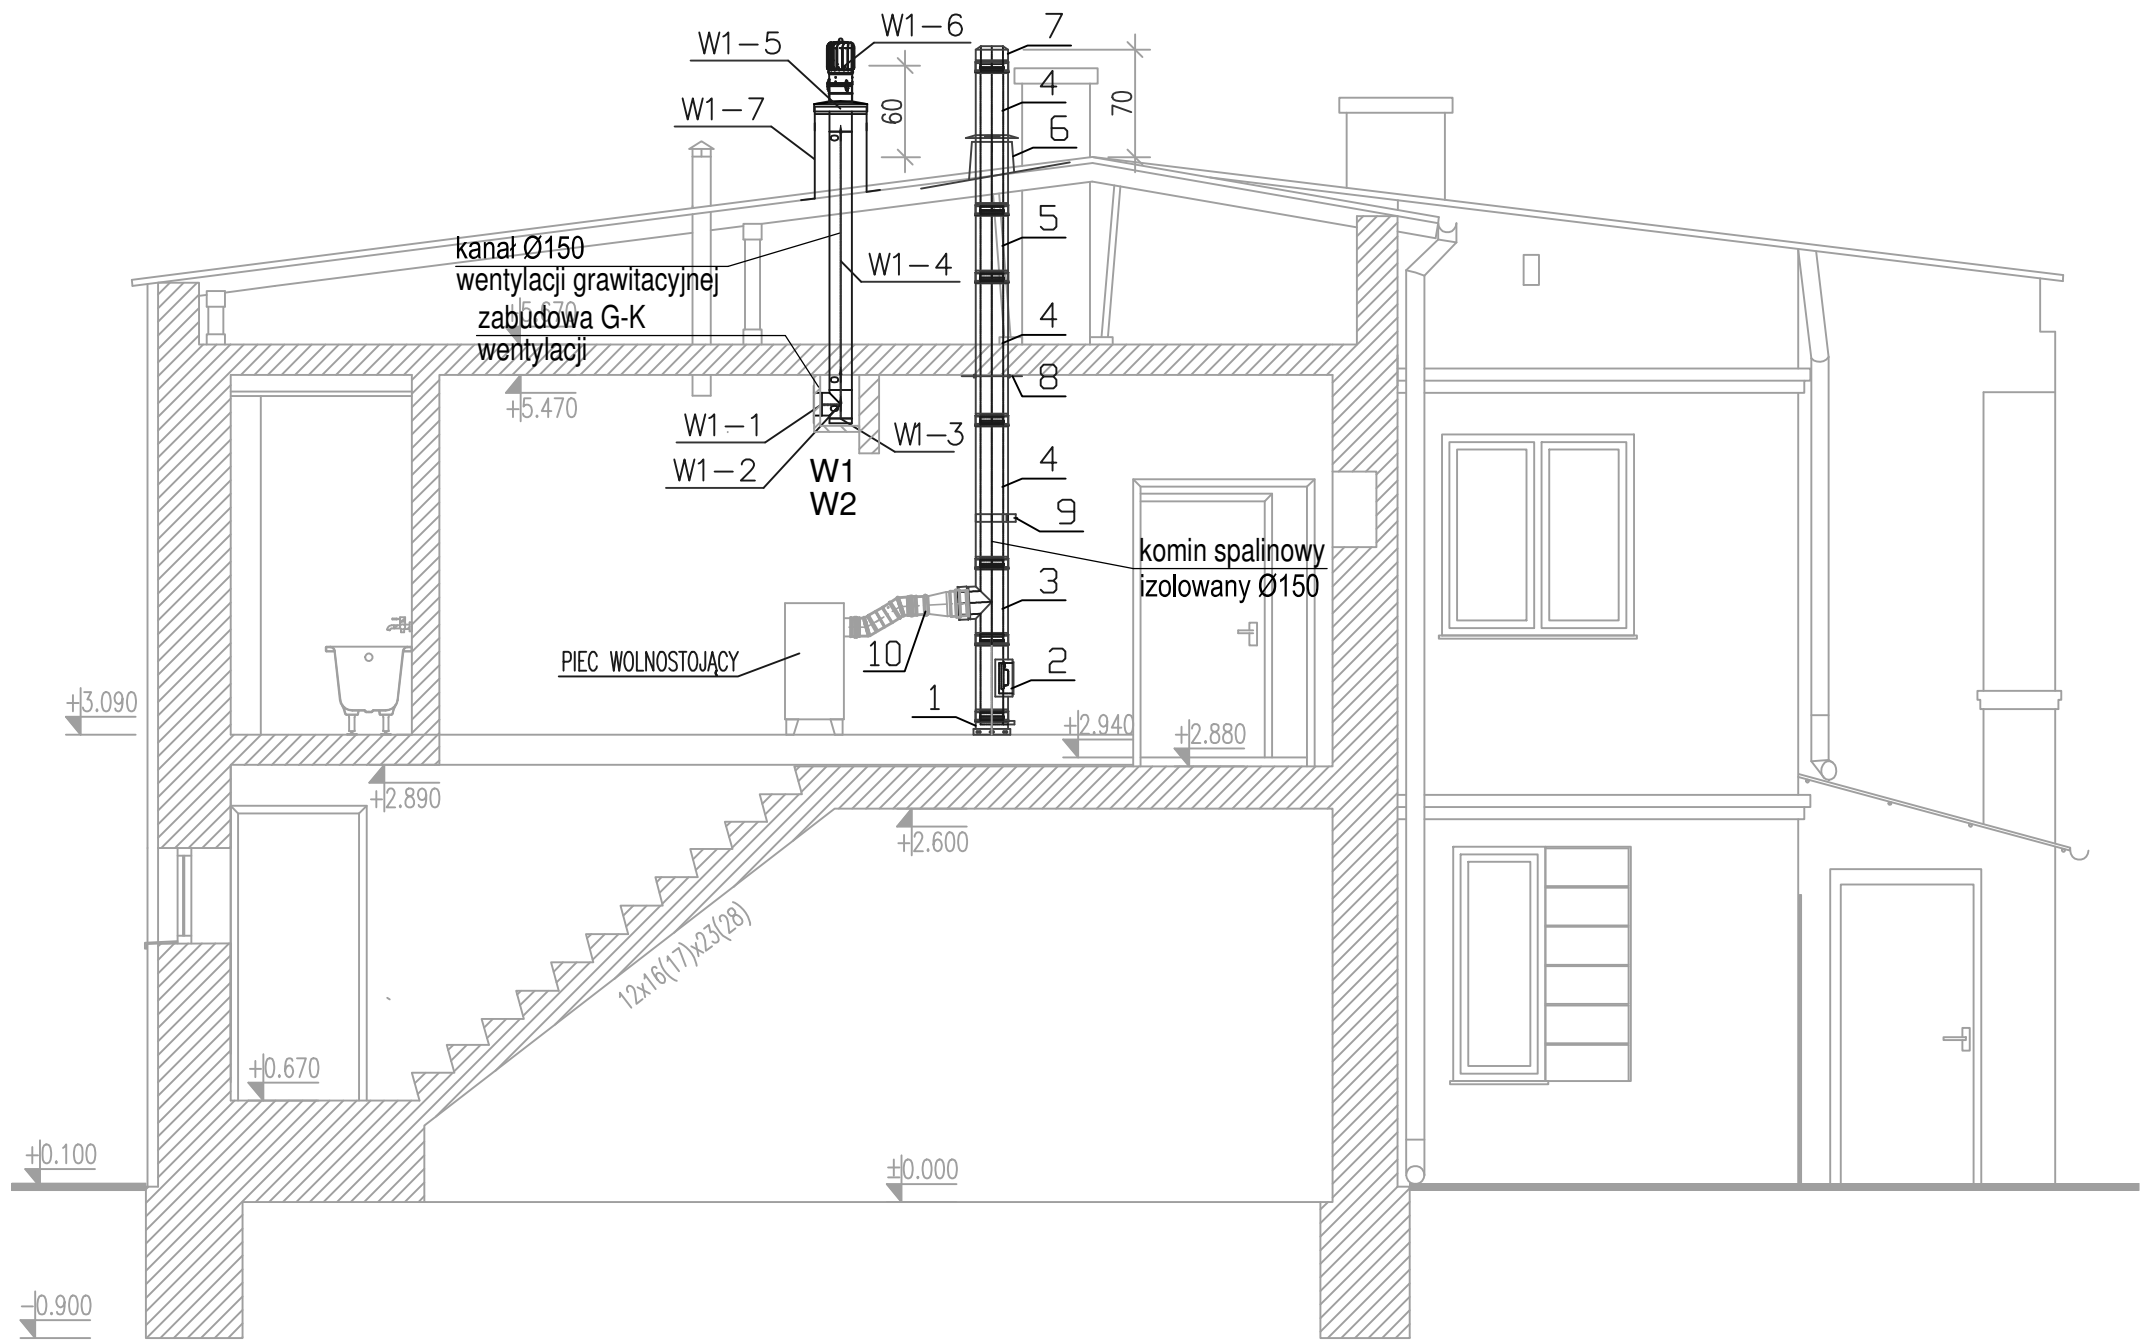

PRZEKRÓJ A-A

→  projektowany kanał wentylacji grawitacyjnej z rur stalowych typu SPIRO
W1, W2

Biuro Projektowe "OWiS" Grzegorz Głuszczyk ul.Pułtуска 30, 06-456 Ojrzeń e-mail: grzegorz.gluszczyk@wp.pl tel. 668-050-429		
Opracowanie:	PROJEKT WYKONAWCZY Montażu komina spalinowego i kanałów wentylacji grawitacyjnej.	Faza projektu: PW
Adres inwestycji:	05-825 Grodzisk Mazowiecki ul. Montwiłła 22. dz. nr ewid. 44 obręb 65	Skala: 1 : 50
Inwestor:	Zakład Gospodarki Mieszkaniowej w Grodzisku Mazowieckim 05-825 Grodzisk Mazowiecki ul. Tadeusza Kościuszki 32A	Data: 03.2023
Tytuł rysunku:	PRZEKRÓJ PRZECZ BUDYNEK	Nr rys: K-3
Projektował : mgr inż. Grzegorz Głuszczyk	Nr uprawnień MAZ/0254/PWOS/10 w zakresie sieci i instalacji sanitarnych	Podpis